


Budynek część A piwnica

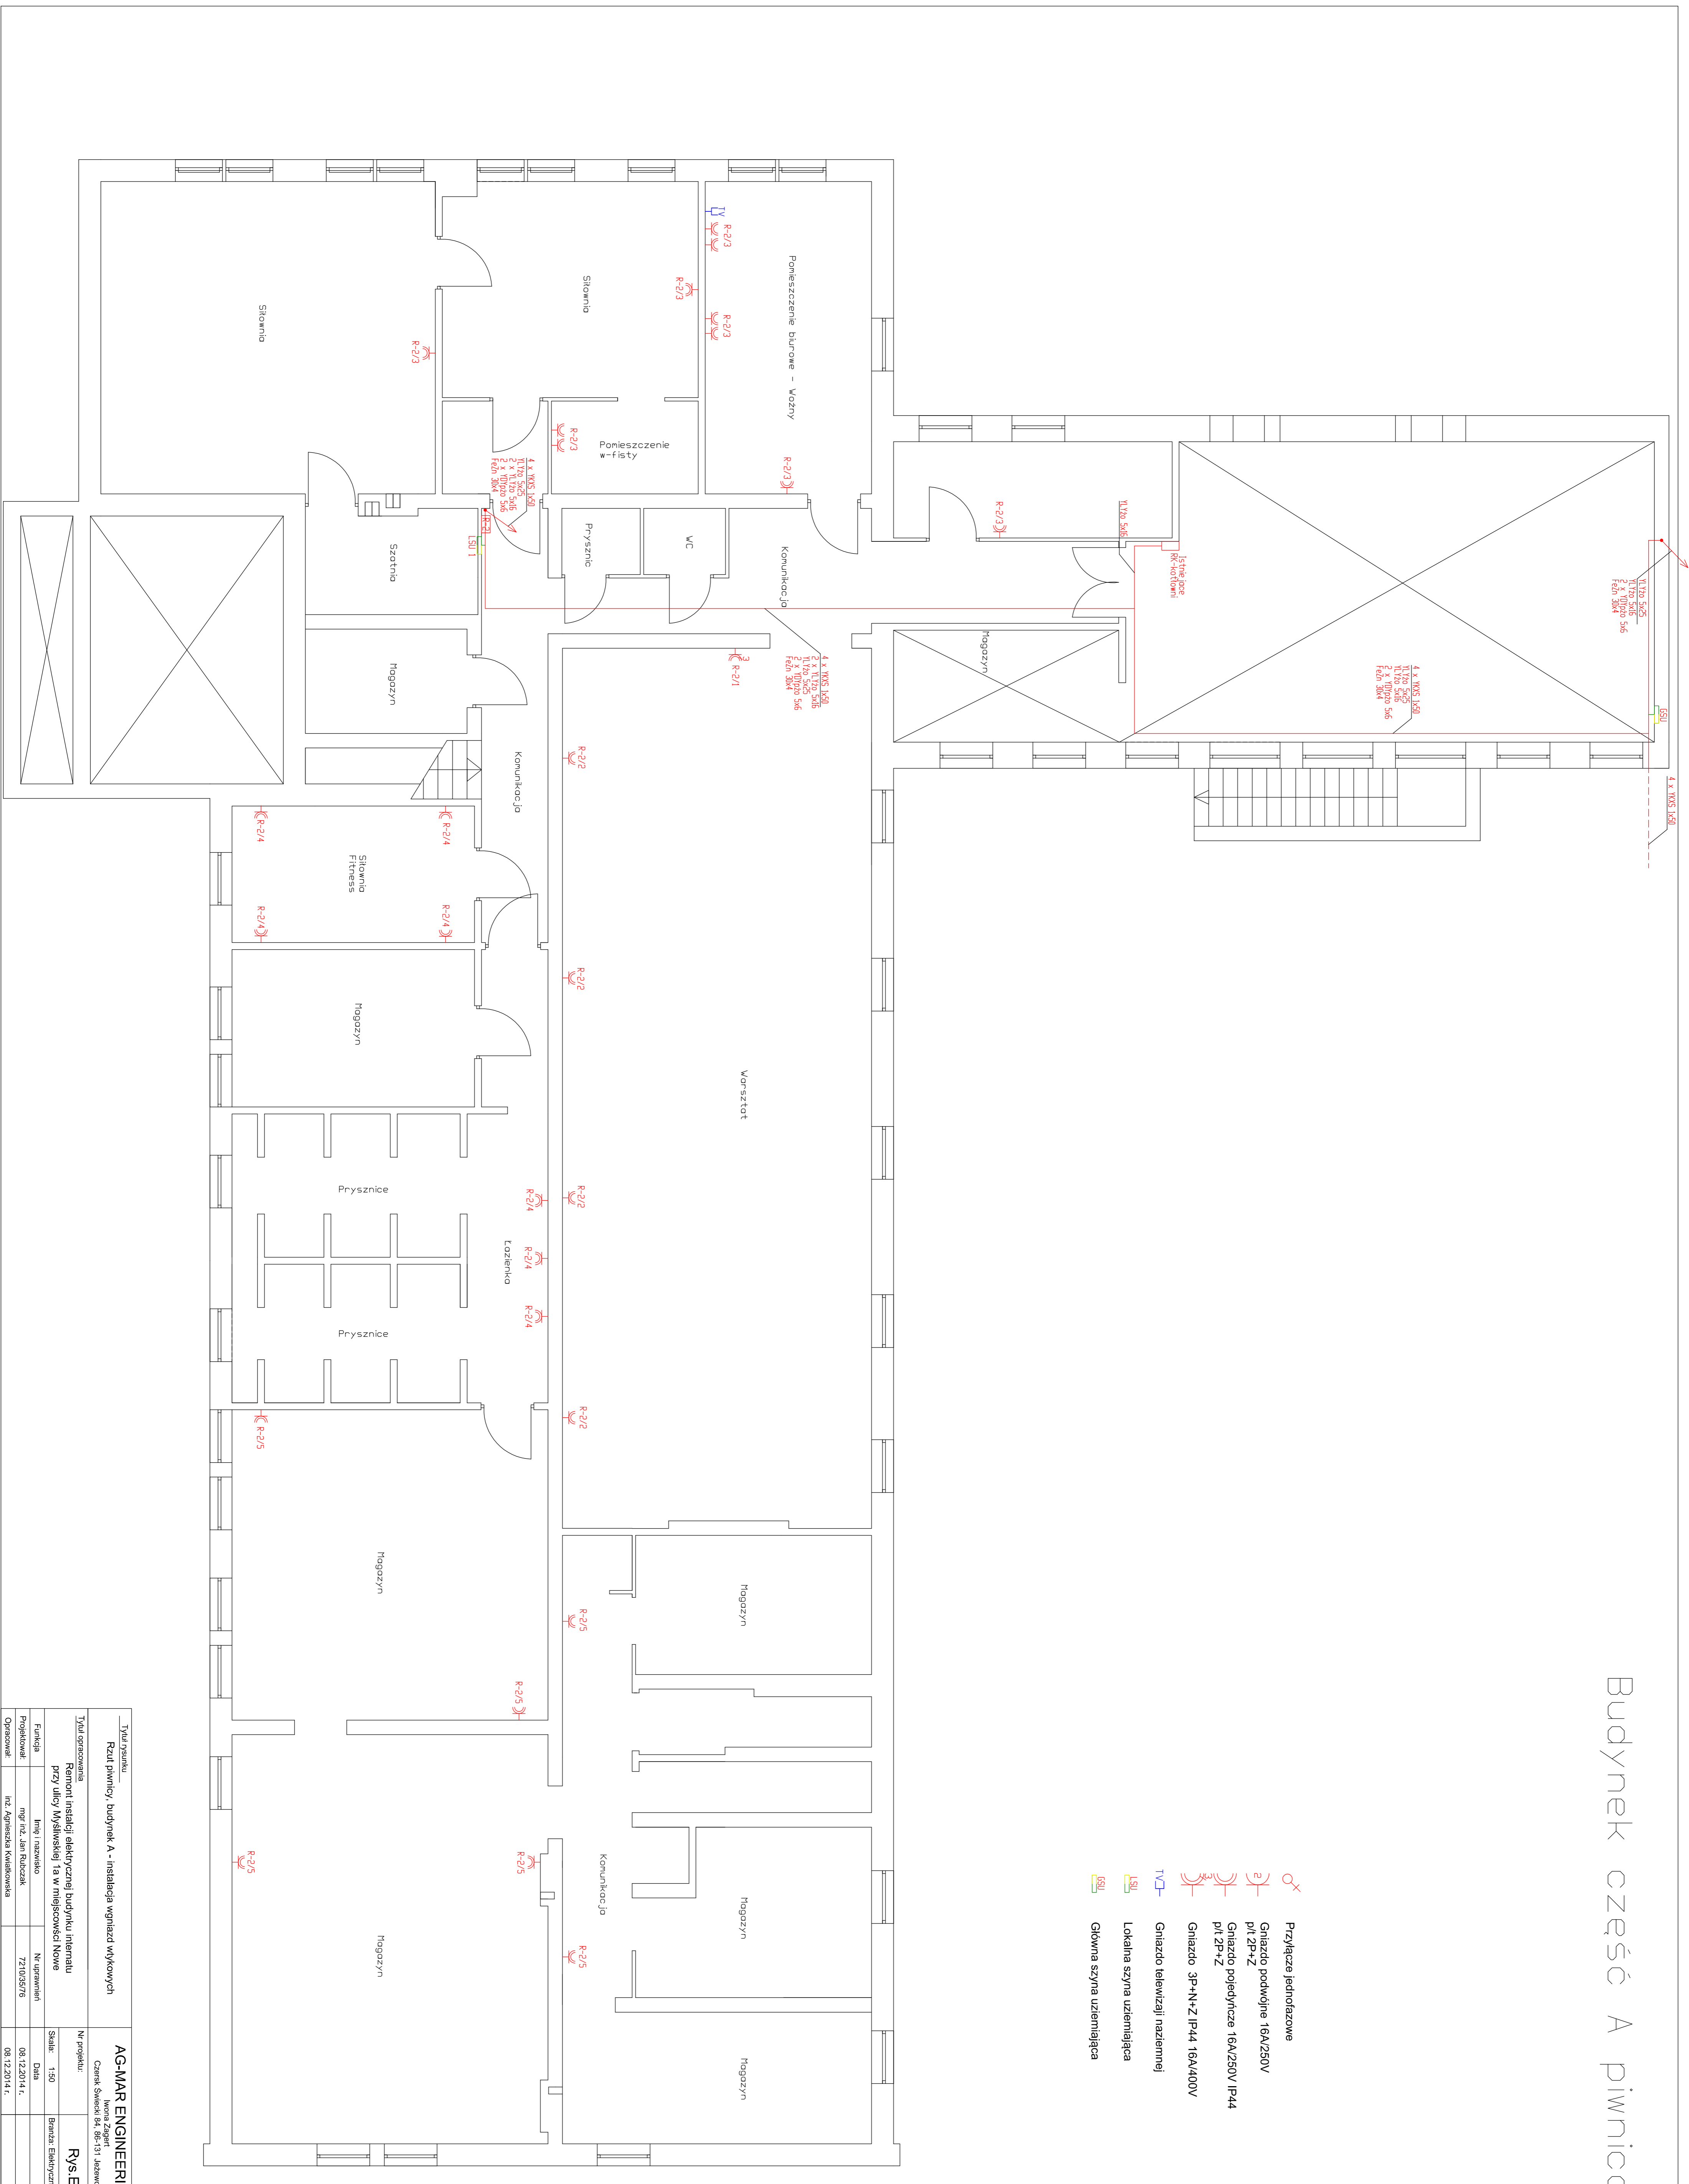

Tytuł rysunku Rzut piwnicy, budynek A - instalacja wgniazd wykowych		AG-MAR ENGINEERING Czesiek Świątek 84, 66-111 Leszno	
Tytuł opracowania Remont instalacji elektrycznej budynku Internetu przy ulicy Mysliwieckiej 1a w miejscowości Nowe		Nr projektu	Rys.E 1
Funkcja mgr inż. Jan Rudeczak	Imię i nazwisko mgr inż. Jan Rudeczak	Skala 1:50	Branka Elektryczna
Projektował mgr inż. Jan Rudeczak	Ni uprawnień 7210/55/76	Data 08.12.2014 r.	
Opracował inż. Agnieszka Kwiatkowska		08.12.2014 r.	