


Budynek część B II piętro

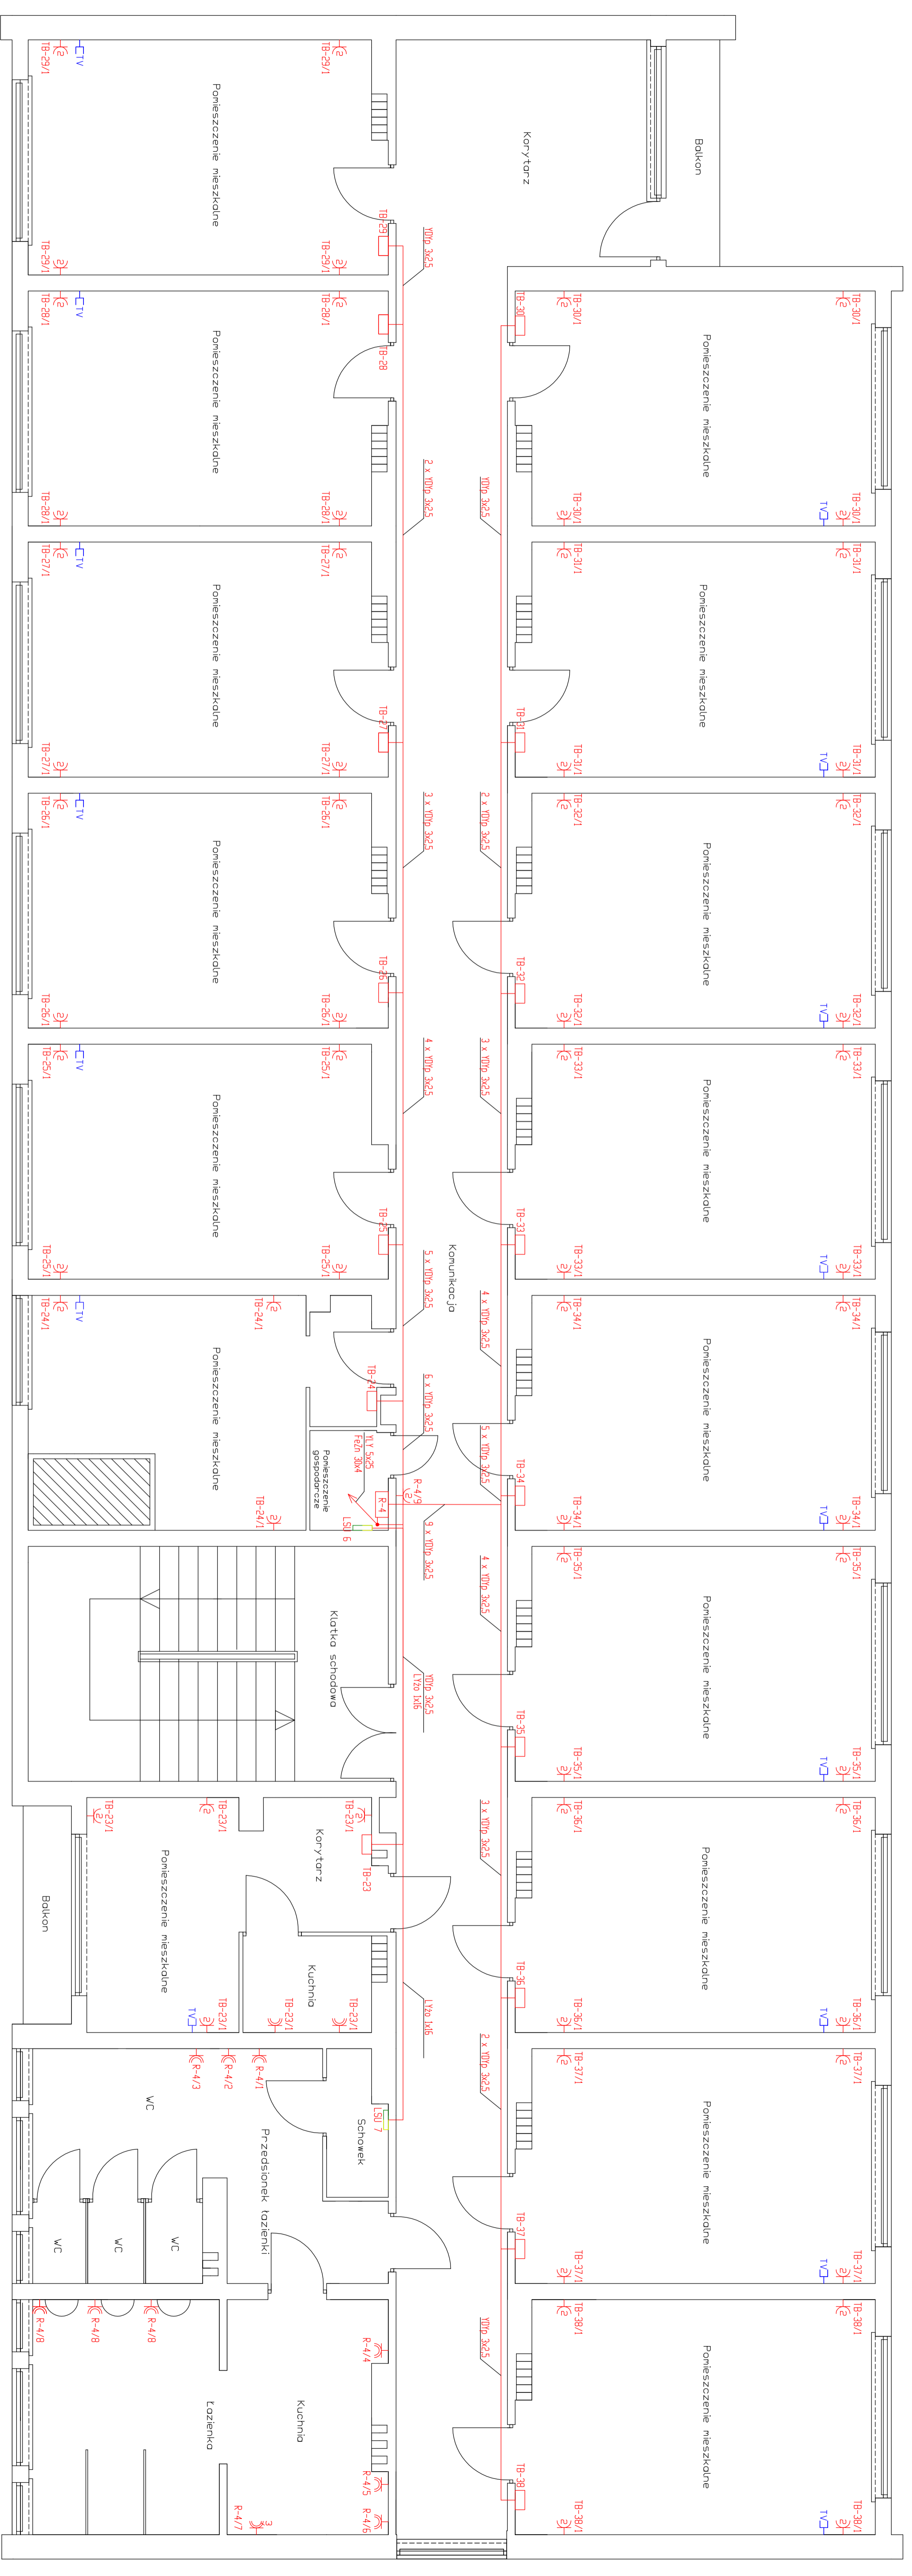

Przyłącze jednofazowe

Łącznik podwójny 16A/250V

p/ł 2P+N-Z

Łącznik pojedynczy 16A/250V IP44

p/ł 2P+N-Z

Łącznik 3P+N+Z IP44 16A/400V

Łącznik telewizyjny naziemnej

Łącznik szyna uziemiająca

Łącznik szyna uziemiająca

Tytuł rysunku		AG-MAR ENGINEERING	
Rzut II piętra, budynek B - instalacja wgniazd wyłkowych		Mirona Zagert Czeskie Świątki 94, 86-131 Jazewo	
Tytuł opracowania		Nr projektu	
Remont instalacji elektrycznej budynku internatu przy ulicy Wysławskiej 1a w miejscowości Nowe		RYS.E 5	
Funkcja		Skala: 1:50	
Inicjator i nadzorca		Data	
mgr inż. Jan Rulczak		08.12.2014 r.	
Projektant		Branża: Elektryczna	
inż. Agnieszka Kwiatkowska		7210/35/76	
Opracował:		08.12.2014 r.	