


# PROJEKT ZAGOSPODAROWANIA

TERENU DZIAŁKI NR 235/6, PRZY UL. WOJSKA POLSKIEGO 85, W ŚWIECIU

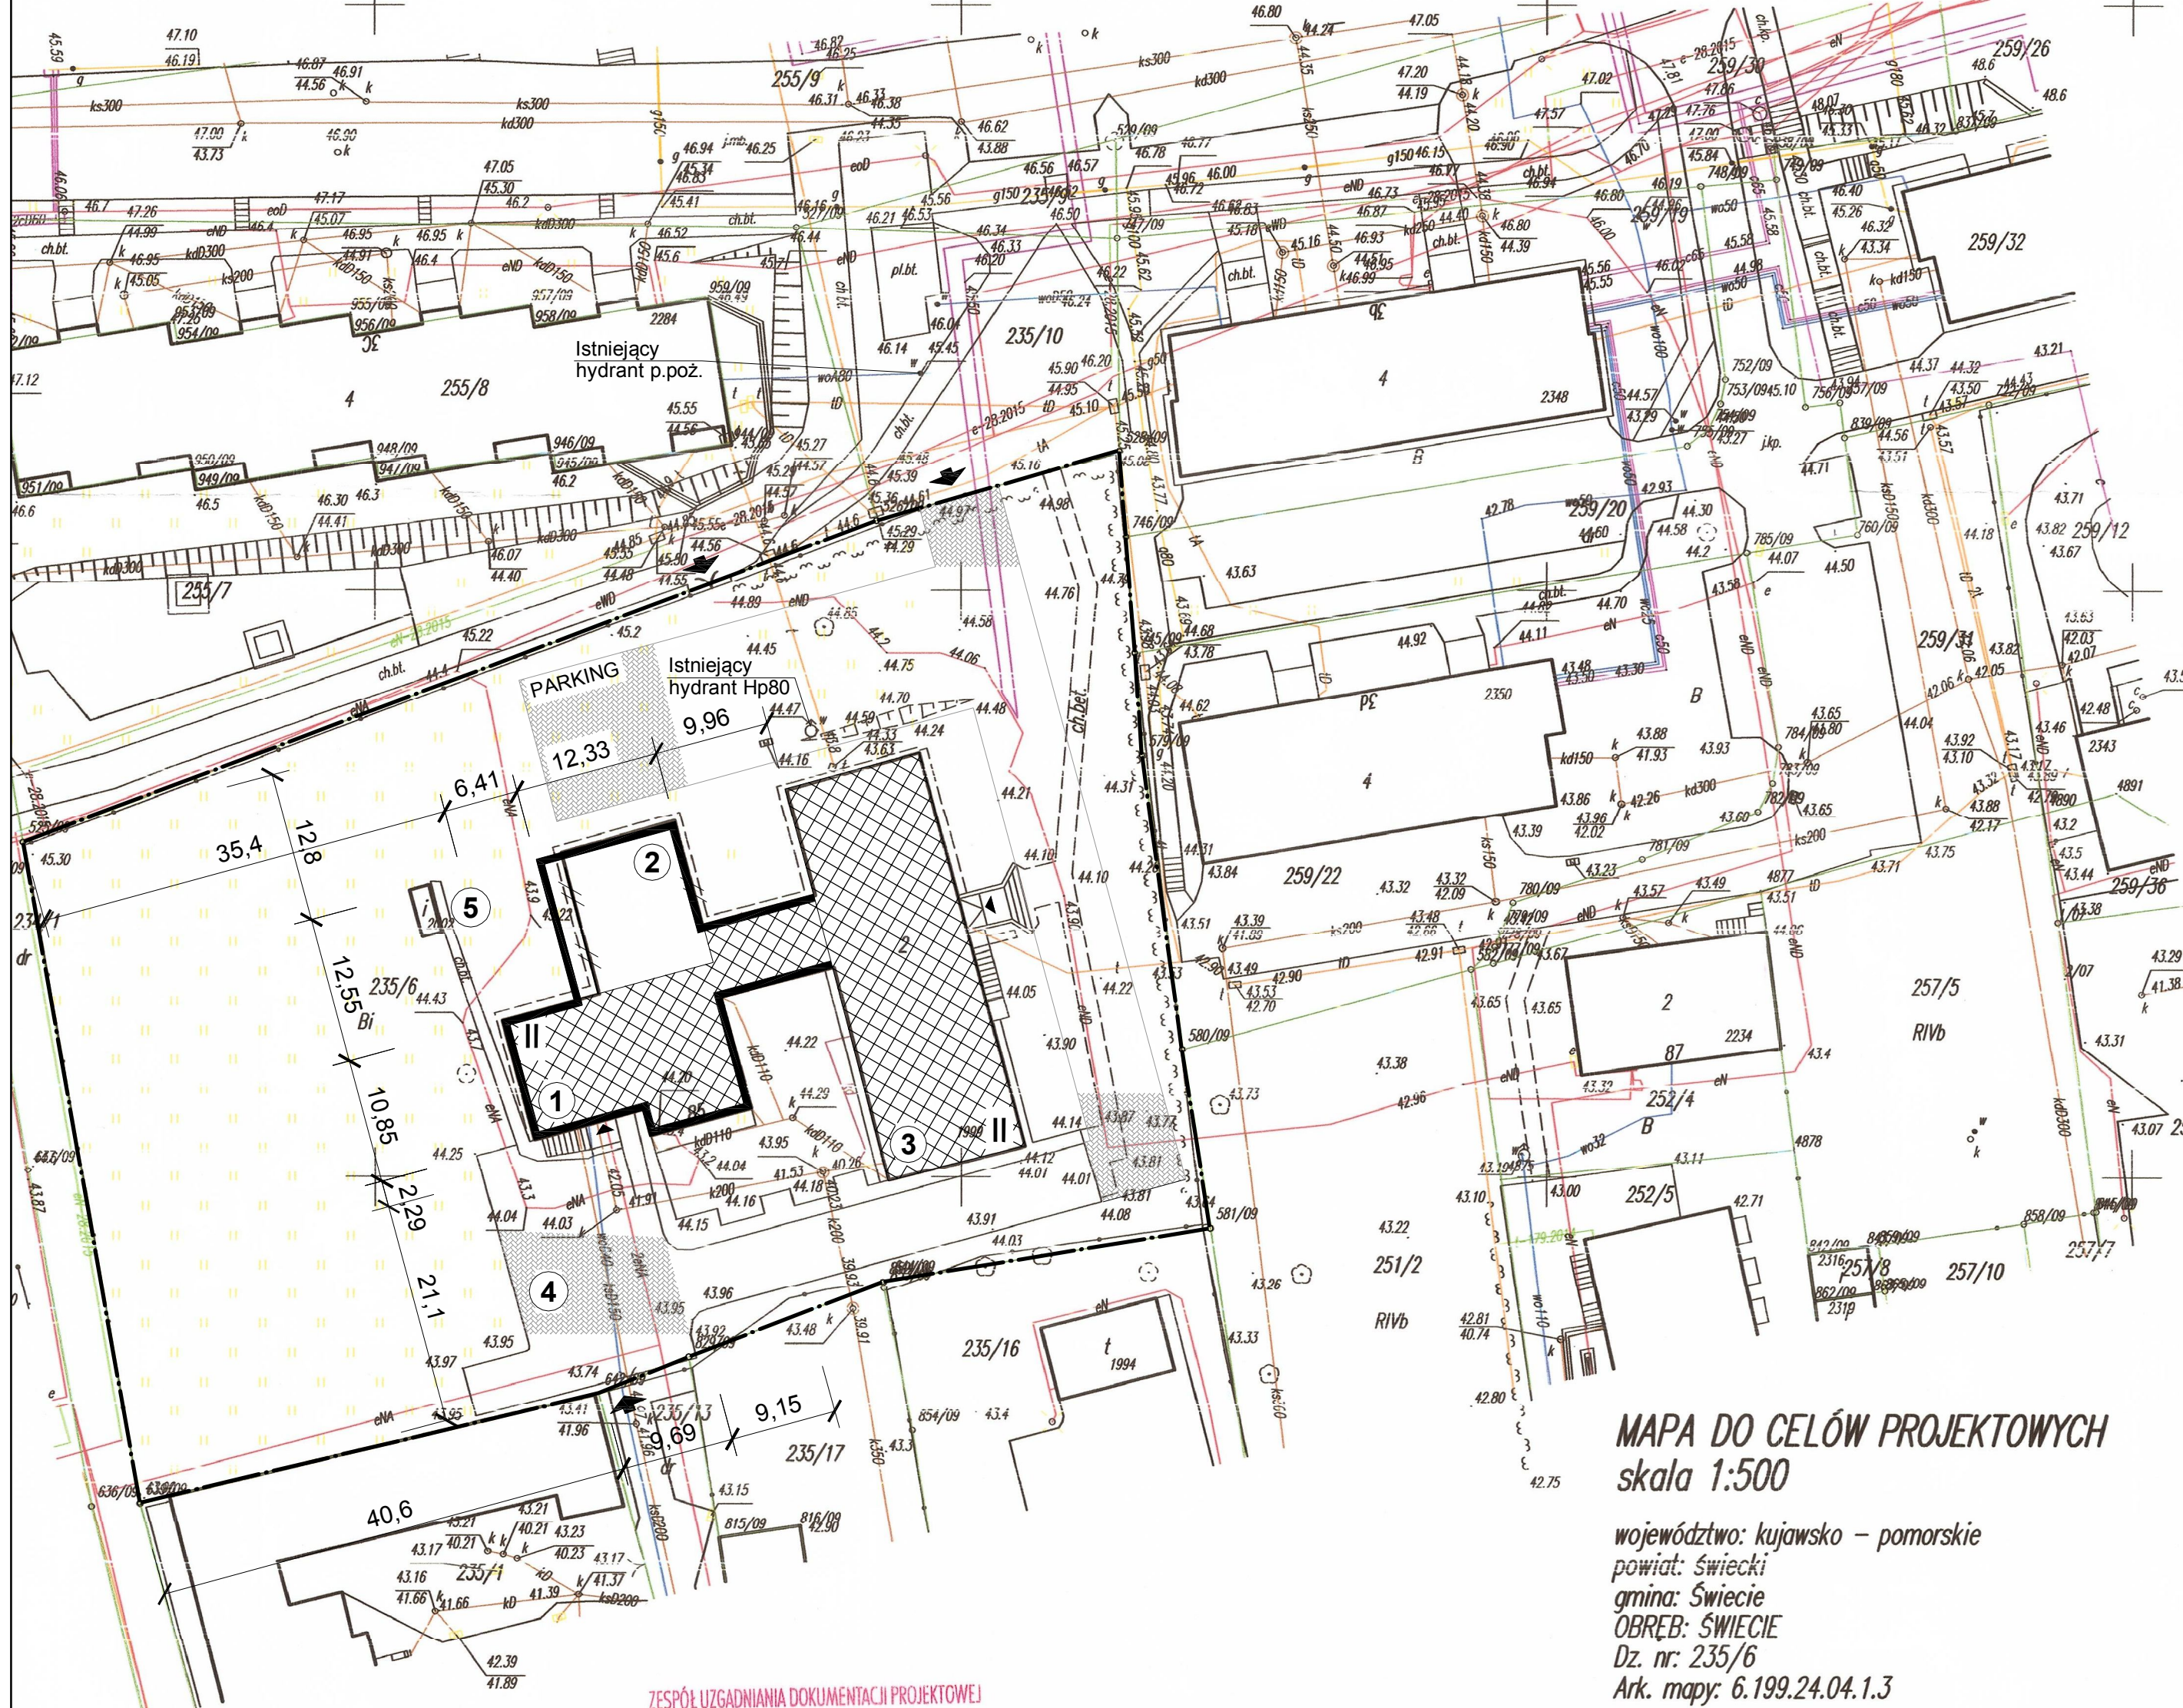

## LEGENDA:


- GRANICE DZIAŁKI
- PROJEKTOWANA NADBUDOWA BUDYNKU SZKOŁY
- PROJEKTOWANA ROZBUDOWA BUDYNKU SZKOŁY
- ROZBIÓRKA CZĘŚCI BUDYNKU SZKOŁY
- BUDYNEK ISTNIEJĄCY
- ISTNIEJĄCE UTWARDZENIE TERENU
- ISTNIEJĄCE OGRODZENIE
- ZIELEŃ TOWARZYSZĄCA

## OZNACZENIA:

- 1** NADBUDOWA BUDYNKU SZKOŁY
- 2** ROZBUDOWA BUDYNKU SZKOŁY
- 3** BUDYNEK SZKOŁY
- 4** ISTNIEJĄCE MIEJSCA POSTOJOWE
- 5** ISTNIEJĄCA OSŁONA ŚMIETNIKOWA

USŁUGI GEODEZYJNO-KARTOGRAFICZNE  
**Anna Morzuchowska**  
 86-100 Świecie, ul. Hallera 4/7  
 tel. 52 331 31 91 • NIP 874-163-02-30

**GEODETA**  
*mgr inż. Błażej Michalski*

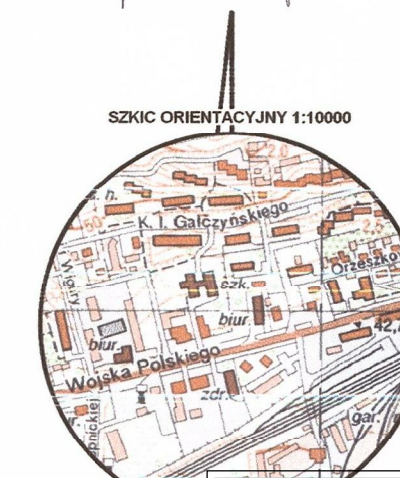

**MAPA DO CELÓW PROJEKTOWYCH**  
 skala 1:500

województwo: kujawsko – pomorskie  
 powiat: świecki  
 gmina: Świecie  
**OBREB: ŚWIECIE**  
 Dz. nr: 235/6  
 Ark. mapy: 6.199.24.04.1.3

*Nie wyklucza się istnienia w terenie innych niewykazanych na niniejszej mapie urządzeń podziemnych, które nie były zgłoszone do inwentaryzacji, lub o których brak jest informacji w instytucjach branżowych.*

Ks. Rob. 130/2015  
 KERG: 6640.1122.2015      Świecie dnia: 2015 - 07 - 14

Original/Kopia

GEODETA UPRAWNIONY  
**Alicja Morzuchowska**  
 tel./fax/ 52 331 31 91, kom/ 512 215 310  
 Upr. nr 10728

Proszę się, że niniejszy dokument został opracowany w wyniku prac geodezyjnych i kartograficznych, których rezultaty zawiera operat techniczny wpisany do ewidencji materiałów państwowego zasobu geodezyjnego i kartograficznego

Organ prowadzący państwowy zasób geodezyjny i kartograficzny	<b>STAROSTA ŚWIECKI</b>
Identyfikator systemowy materiału zasobu państwowego	2015.20.15.1285
Data wpisania operatu technicznego do ewidencji materiałów zasobu	
Imię, nazwisko i podpis osoby reprezentującej organ	15.07.2015 <i>Wioletta Emelna</i>

ZESPÓŁ UZGADNIANIA DOKUMENTACJI PROJEKTOWEJ w Świeciu  
 W granicach opracowania mapy wniesiono następujące projektowane sieci uzbrojenia:

- Sieci projektowane:
- sieć elektroenergetyczna
- sieć telekomunikacyjna

Zespół Uzgadniania Dokumentacji Projektowej  
 15. 07. 2015  
 w Świeciu

Z up. Starosty Świeckiego  
 Z-ca Geodety Państwowego  
 mgr inż. Zbigniew Kiepiński

ZAKŁAD PROJEKTOWANIA I WYKONAWSTWA INWESTYCYJNEGO BUDOMEX		tel./fax/ (52) 33-15-313 e-mail: projekty@budomex.biz	
<b>Projekt zagospodarowania</b>			
NAZWA OBIEKTU	ROZBUDOWA I NADBUDOWA BUDYNKU ZSOP W ŚWIECIU W RAMACH PROJEKTU: "TWORZENIE NOWEJ PRZESTRZENI DYDAKTYCZNEJ POPRZECZ ROZBUDOWĄ OBIEKTU ZESPOŁU SZKÓŁ OGÓLNOKSZTAŁCĄCYCH I POLICEALNYCH W ŚWIECIU	SKALA:	<b>1:500</b>
ADRES OBIEKTU	DZ. NR 235/6 UL. WOJSKA POLSKIEGO 85, 86-105 ŚWIECIE	DATA:	02.2016r.
NAZWA INWESTORA	ZESPÓŁ SZKÓŁ OGÓLNOKSZTAŁCĄCYCH I POLICEALNYCH UL. WOJSKA POLSKIEGO, 86-105 ŚWIECIE	NR RYS.:	<b>1</b>
Projektant	Karolina Adamczyk-Skapińska mgr inż. arch.	Nr uprawnień	KPOK IA 57/2009
Sprawdzający	Krzysztof Faleńczyk mgr inż. arch.	Nr uprawnień	KPOK IA 25/2005
Specjalność	Architektura	Specjalność	Architektura
Podpis		Podpis	