


PROFIL GŁÓWNEGO POZIOMU INSTALACJI KANALIZACYJNEJ

SKALA 1:100

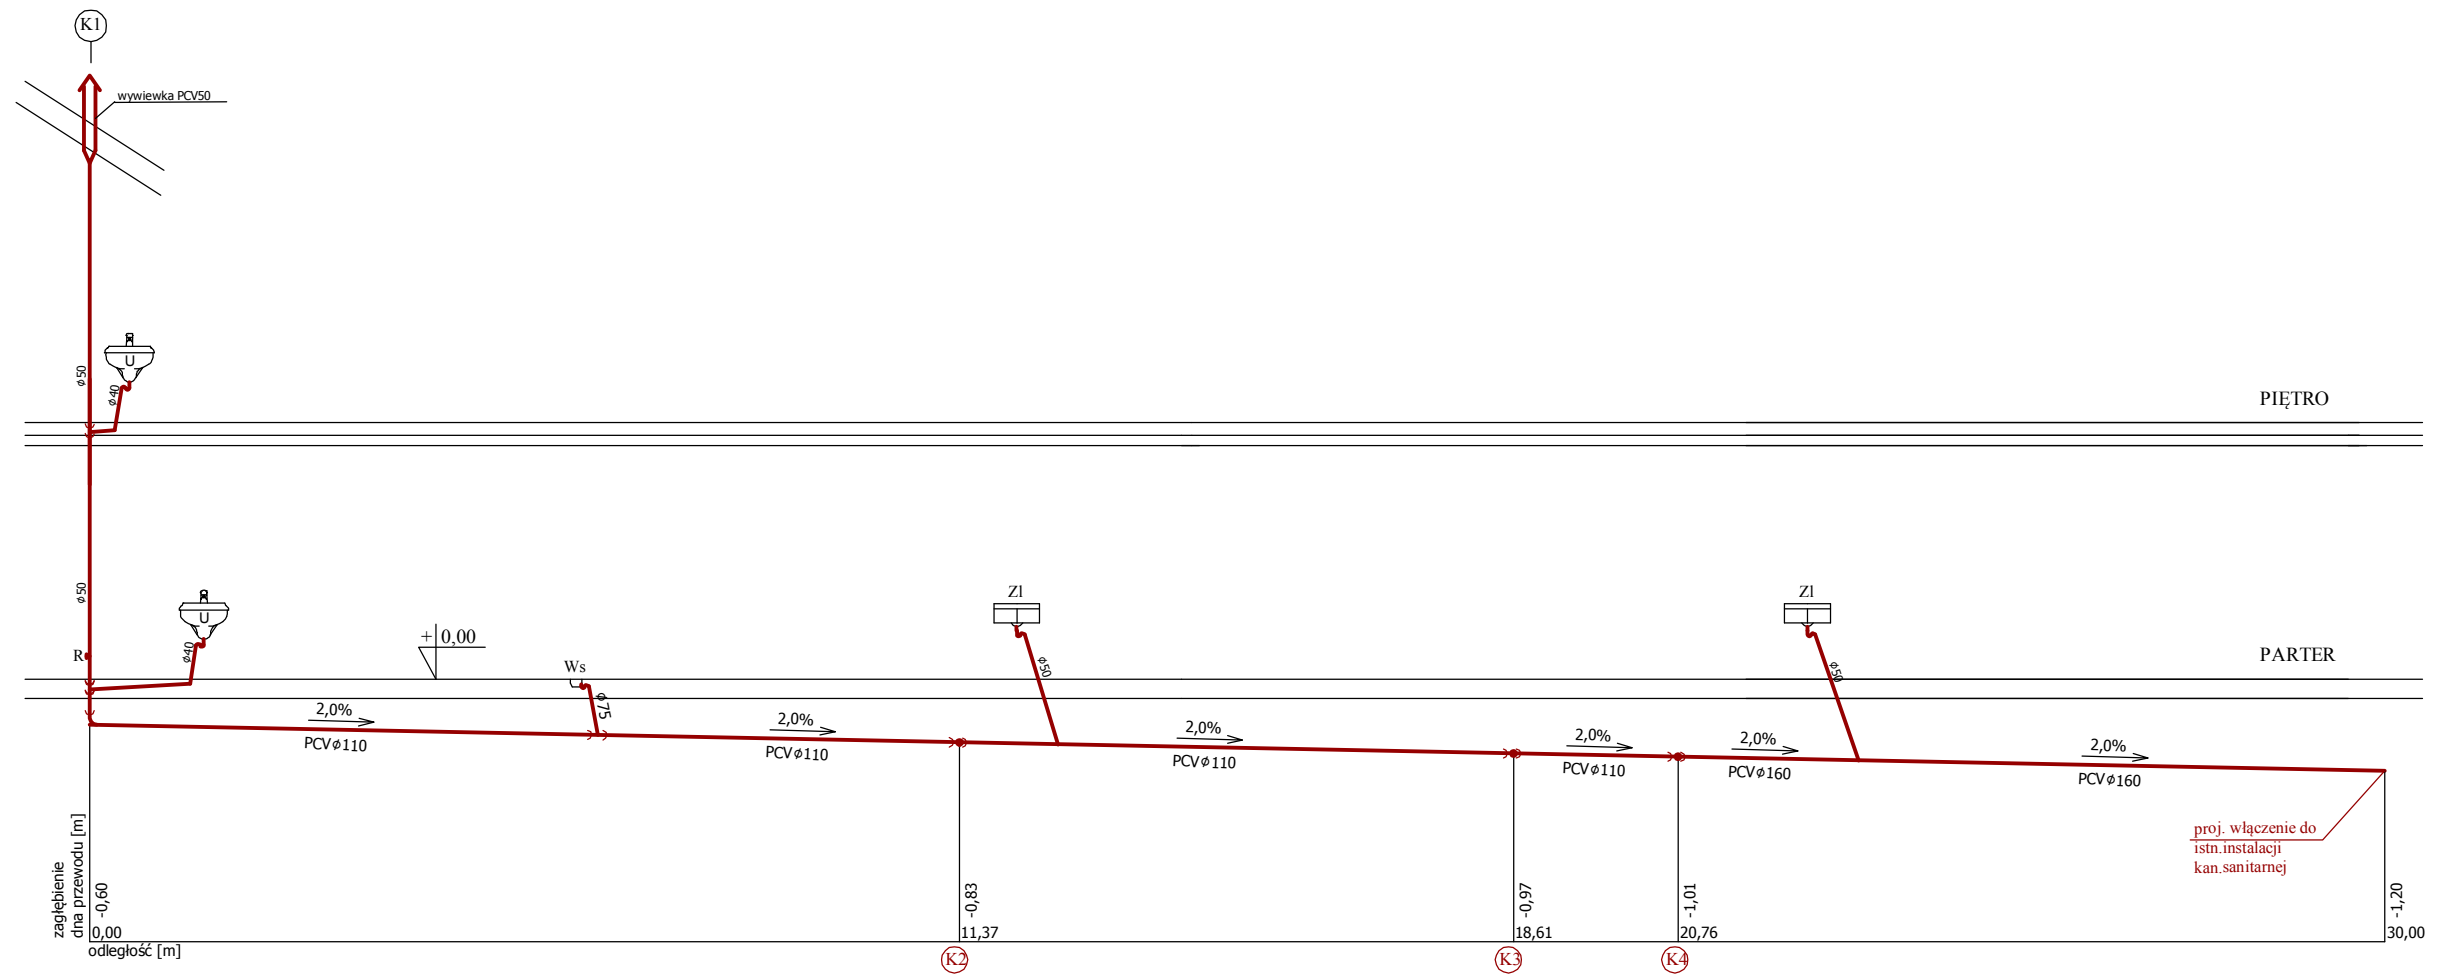

OZNACZENIA:

U - umywalka
 ZI - zlewozmywak
 Ws - wpust podłogowy
 R - rewizja

(K) pion kanalizacyjny
 — kanalizacja sanitarna

| | | | |
|--|---|---------------|--------------|
| | ZAKŁAD Projektowania i Wykonawstwa Inwestycyjnego w Świeciu | | |
| | Obiekt: ROZBUDOWA SZKOŁY | | Nr rys.: 2.1 |
| Inwestor: POWIAT ŚWIECKI ZESPÓŁ SZKÓŁ OGÓLNOKSZTAŁCĄCYCH I POLICEALNYCH W ŚWIECIU | | Data: 02.2016 | |
| Adres: DZIAŁKA NR 235/6 UL. WOJSKA POLSKIEGO 85, 86-100 ŚWIECIE | | skala: 1:10 | |
| Branża: Sanitarna, instalacja wod-kan | | podpis: | |
| Projektował: tech. inst. Kazimierz Sołtysiak upr. BP-RN-V/122/TO/85 | specjalność instalacyjna | podpis: | |
| Sprawdzał: mgr inż. Marcin Kukliński | specjalność | podpis: | |