

Województwo: kujawsko-pomorskie
 Powiat: Świecki
 Jednostka ewidencyjna: Świecie 041409_4
 Obręb: Świecie 0001
 Działka: 63

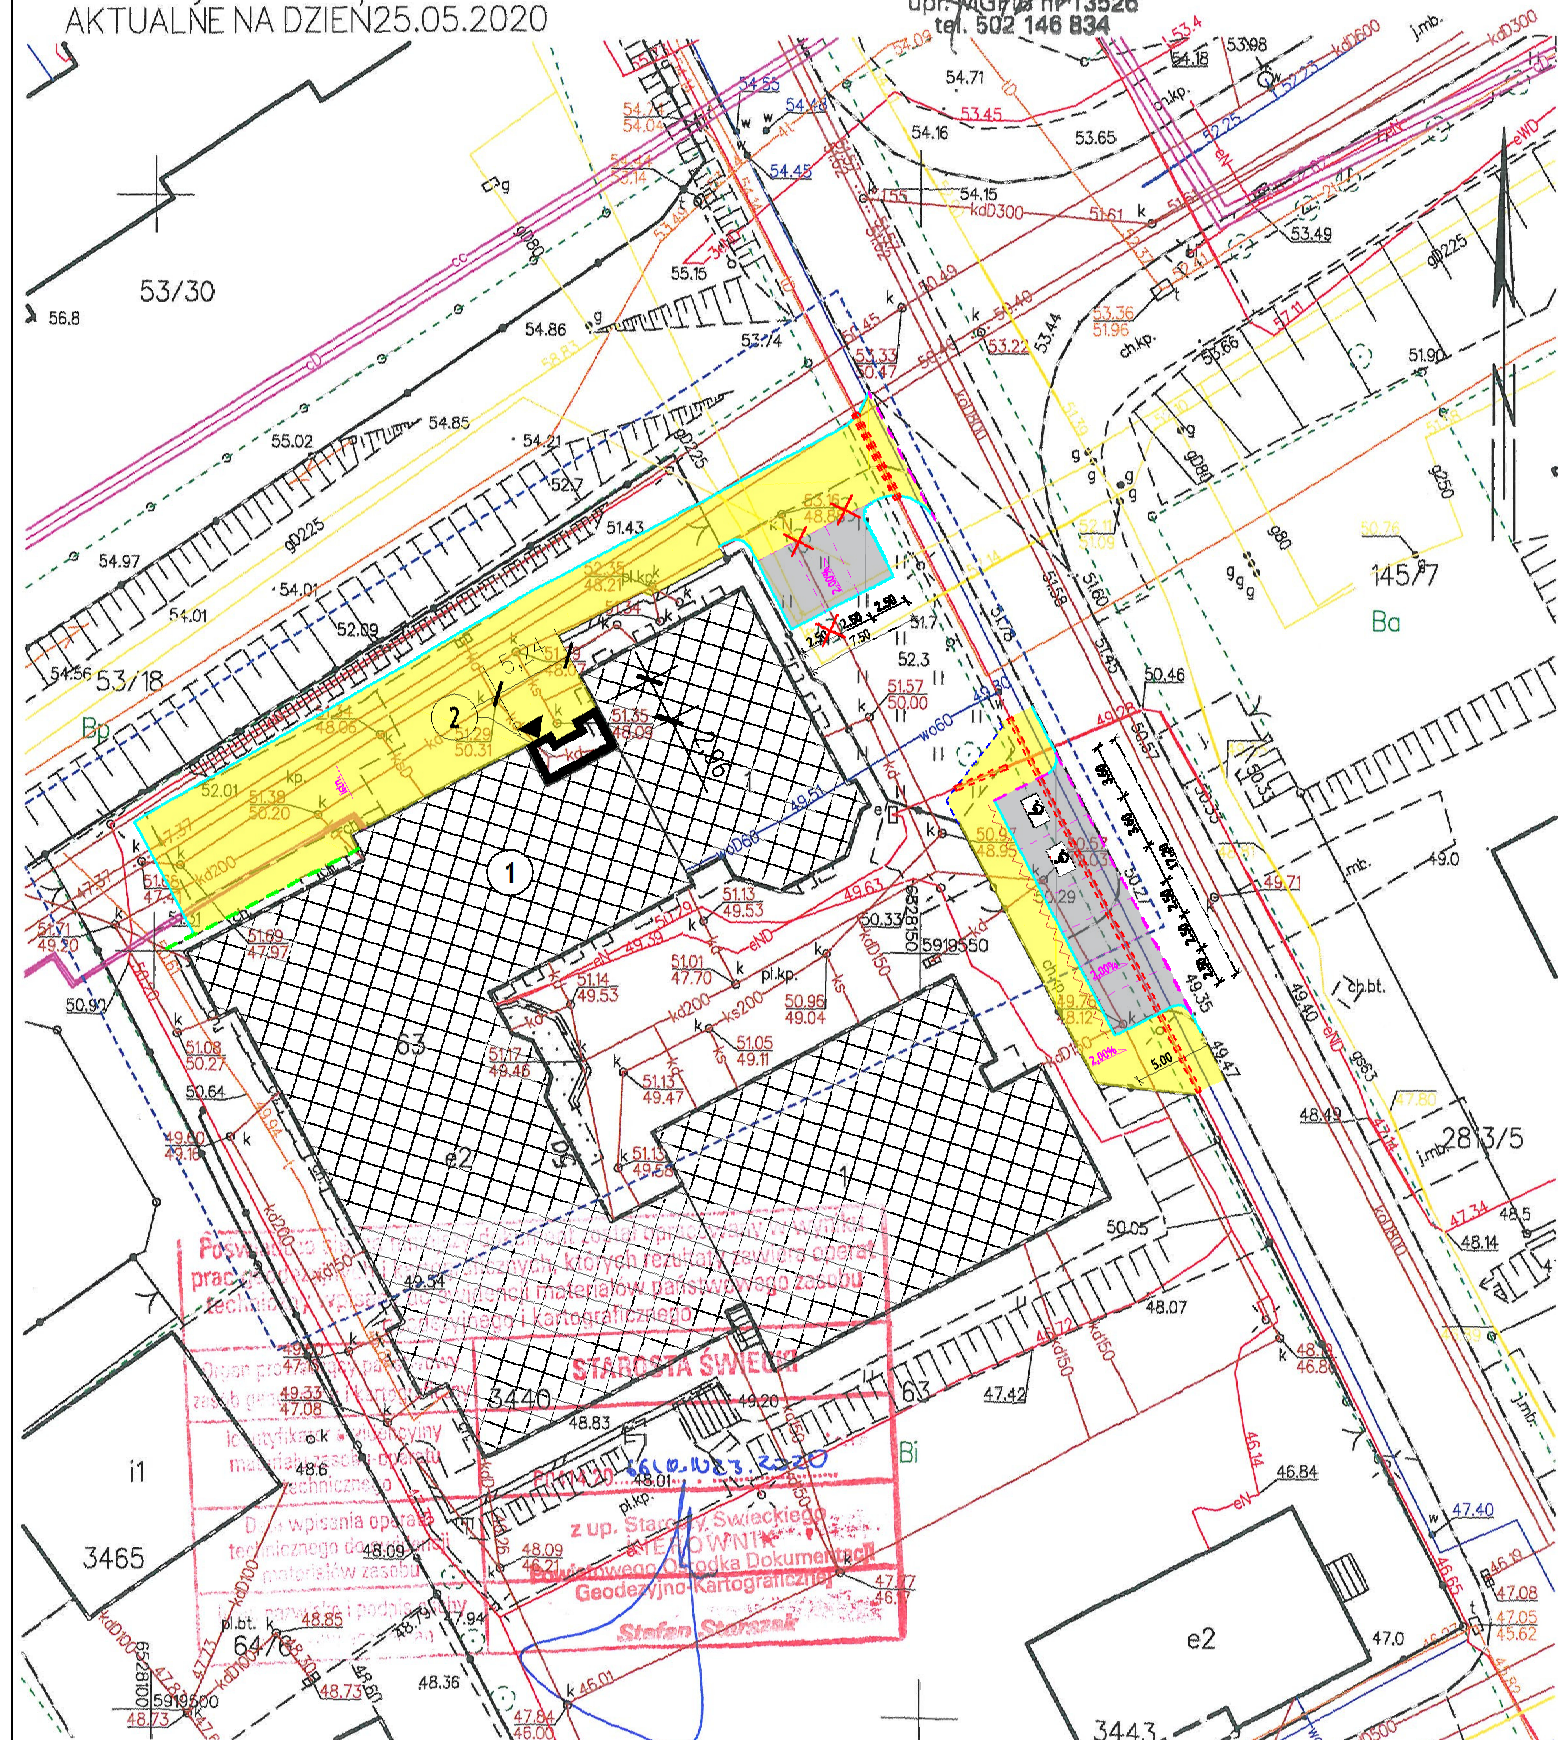
MAPA DO CELÓW PROJEKTOWYCH
 SKALA 1:500

Sekcje mapy: 6.199.24.03.4.1; 6.199.24.03.2.3
 Układ współrzędnych: "2000" strefa 6
 Układ wysokościowy: PL-EVRF2007-NH
 Id. Roboty: 6640.023.2020
 AKTUALNE NA DZIEŃ 25.05.2020

 

 
 

 


 
 
 
 



Biurowo Usług
"GEO-SERWIS"
 Tomasz Starszak
 ul. Sikorskiego 1/10 D, 86-100 Świecie
 tel. 695 410 857 • NIP: 558-195-71-22

GEODETA

mgr inż. **Marek Lelas**
 upr. MGR nr 13526
 tel. 502 146 834



LEGENDA:

-  GRANICE DZIAŁEK
-  PROJEKTOWANY WIATROLAP
-  ISTNIEJĄCY OBIEKT
-  KRAJEZNIK BETONOWY 15x30x100cm (wystający 10 cm)
-  KRAJEZNIK BETONOWY 15x22x100cm (wystający 2 cm)
-  OGRZEJE BETONOWE 8x25x100cm
-  NAWIERZCHNIA PARKINGU - kostka betonowa gr. 8 cm bez fezy (kolor)
-  NAWIERZCHNIA CHODNIKA I POWIERZCHNI UTWARDZONYCH - kostka betonowa gr. 8 cm bez fezy (szara)
-  BARIERA U-12a
-  MUR OPOROWY TYPU "L"
-  RURA OCHRONNA DWUDZIELNA FI 110 mm
-  DRZEWA DO WYCINKI
-  PROJEKTOWANE SPADKI
-  1 BUDYNEK SZKOŁY
-  2 WIATROLAP

PROJEKT ZAGOSPODAROWANIA TERENU

TEMAT	ROZBUDOWA BUDYNKU SZKOŁY O WIATROLAP ORAZ BUDOWA MIEJSC PARKINGOWYCH PRZY BUDYNKU ZSS NR 1 W ŚWIECIU	SKALA RYS. 1:500
ADRES	UL. PADEREWSKIEGO 5A; 86-100 ŚWIECIE DZ. NR EWID. 63 1 103/3	DATA: 06.2020r.
INWESTOR	ZESPÓŁ SZKÓŁ SPECJALNYCH NR 1 UL. PADEREWSKIEGO 5A; 86-100 ŚWIECIE	NR RYS.: PZ-1

Projektant	Nr uprawnień	Branża	Podpis
ERNEST B. ESSLIHAN - MENSAH mgr inż. architekt	GP-KZ-7342/553/94 w spec. architektonicznej bez ograniczeń	Architektoniczna Projektant	
Janusz Grabowski inż. budownictwa	KUP/0030/PWOK/09 spec. konstrukcyjno-budowlana	Konstrukcyjna Projektant	

**BIURO USŁUG INŻYNIERSKICH
 JANUSZ GRABOWSKI**
 ul. Gen. Władysława Sikorskiego 3/10F
 86-100 Świecie
 tel.: 661 793 740
 e-mail: jgrabowski@interia.pl